



### CUBIERTA

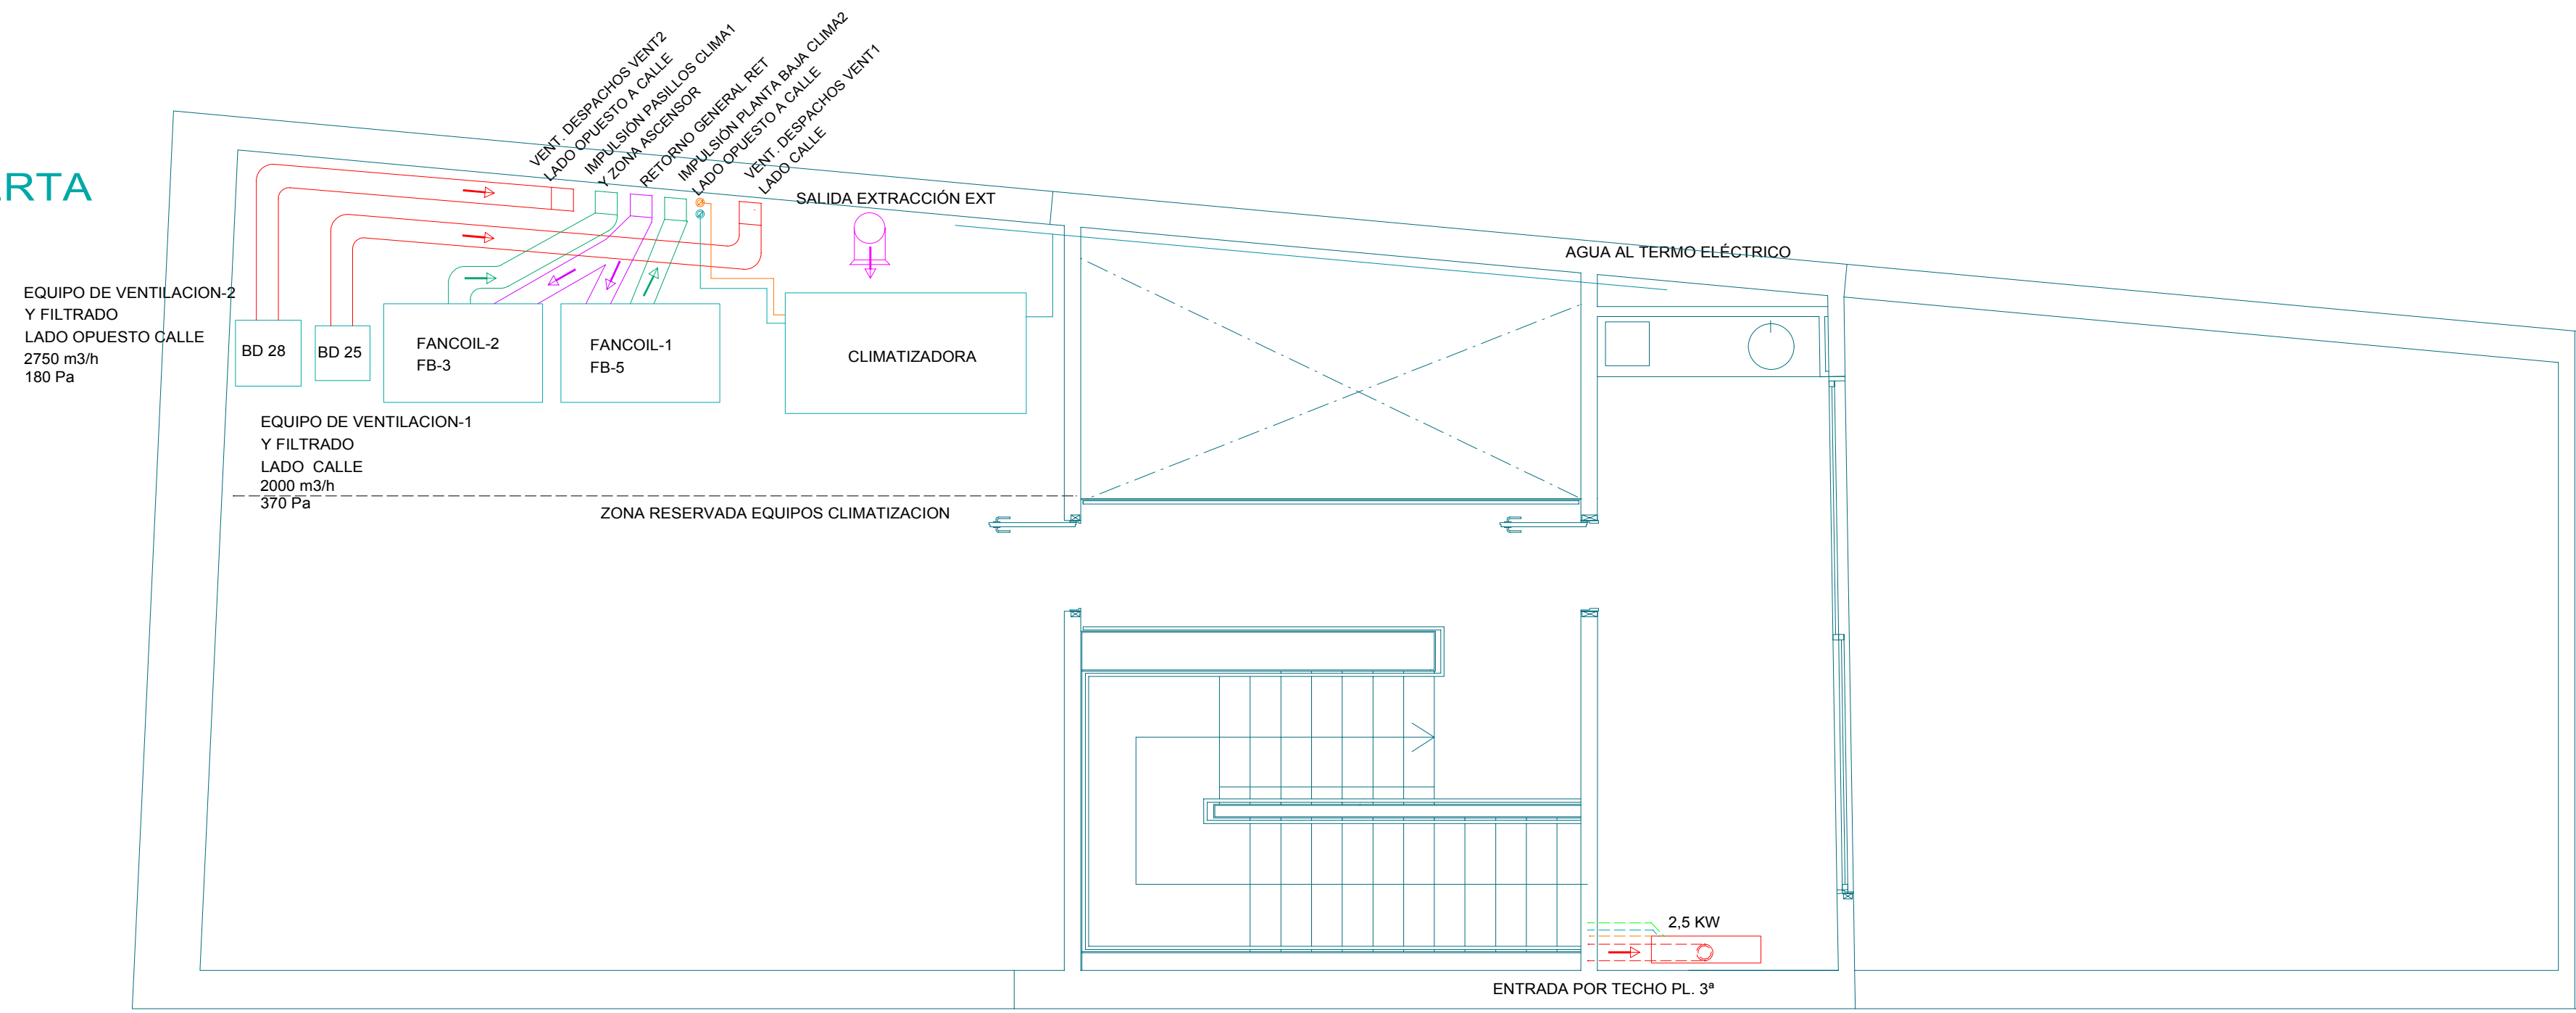


#### LEYENDA


	VENTILACIÓN
	IMPULSIÓN
	RETORNO
	EXTRACCIÓN
	FAN COIL DE TECHO
	FAN COIL CÓN SOLA
	IDA AGUA CLIMATIZADORA
	RETORNO AGUA CLIMATIZADOR
	DESAGÜES FANCOILS
	AGUA FRÍA POTABLE

### PLANTA TERCERA

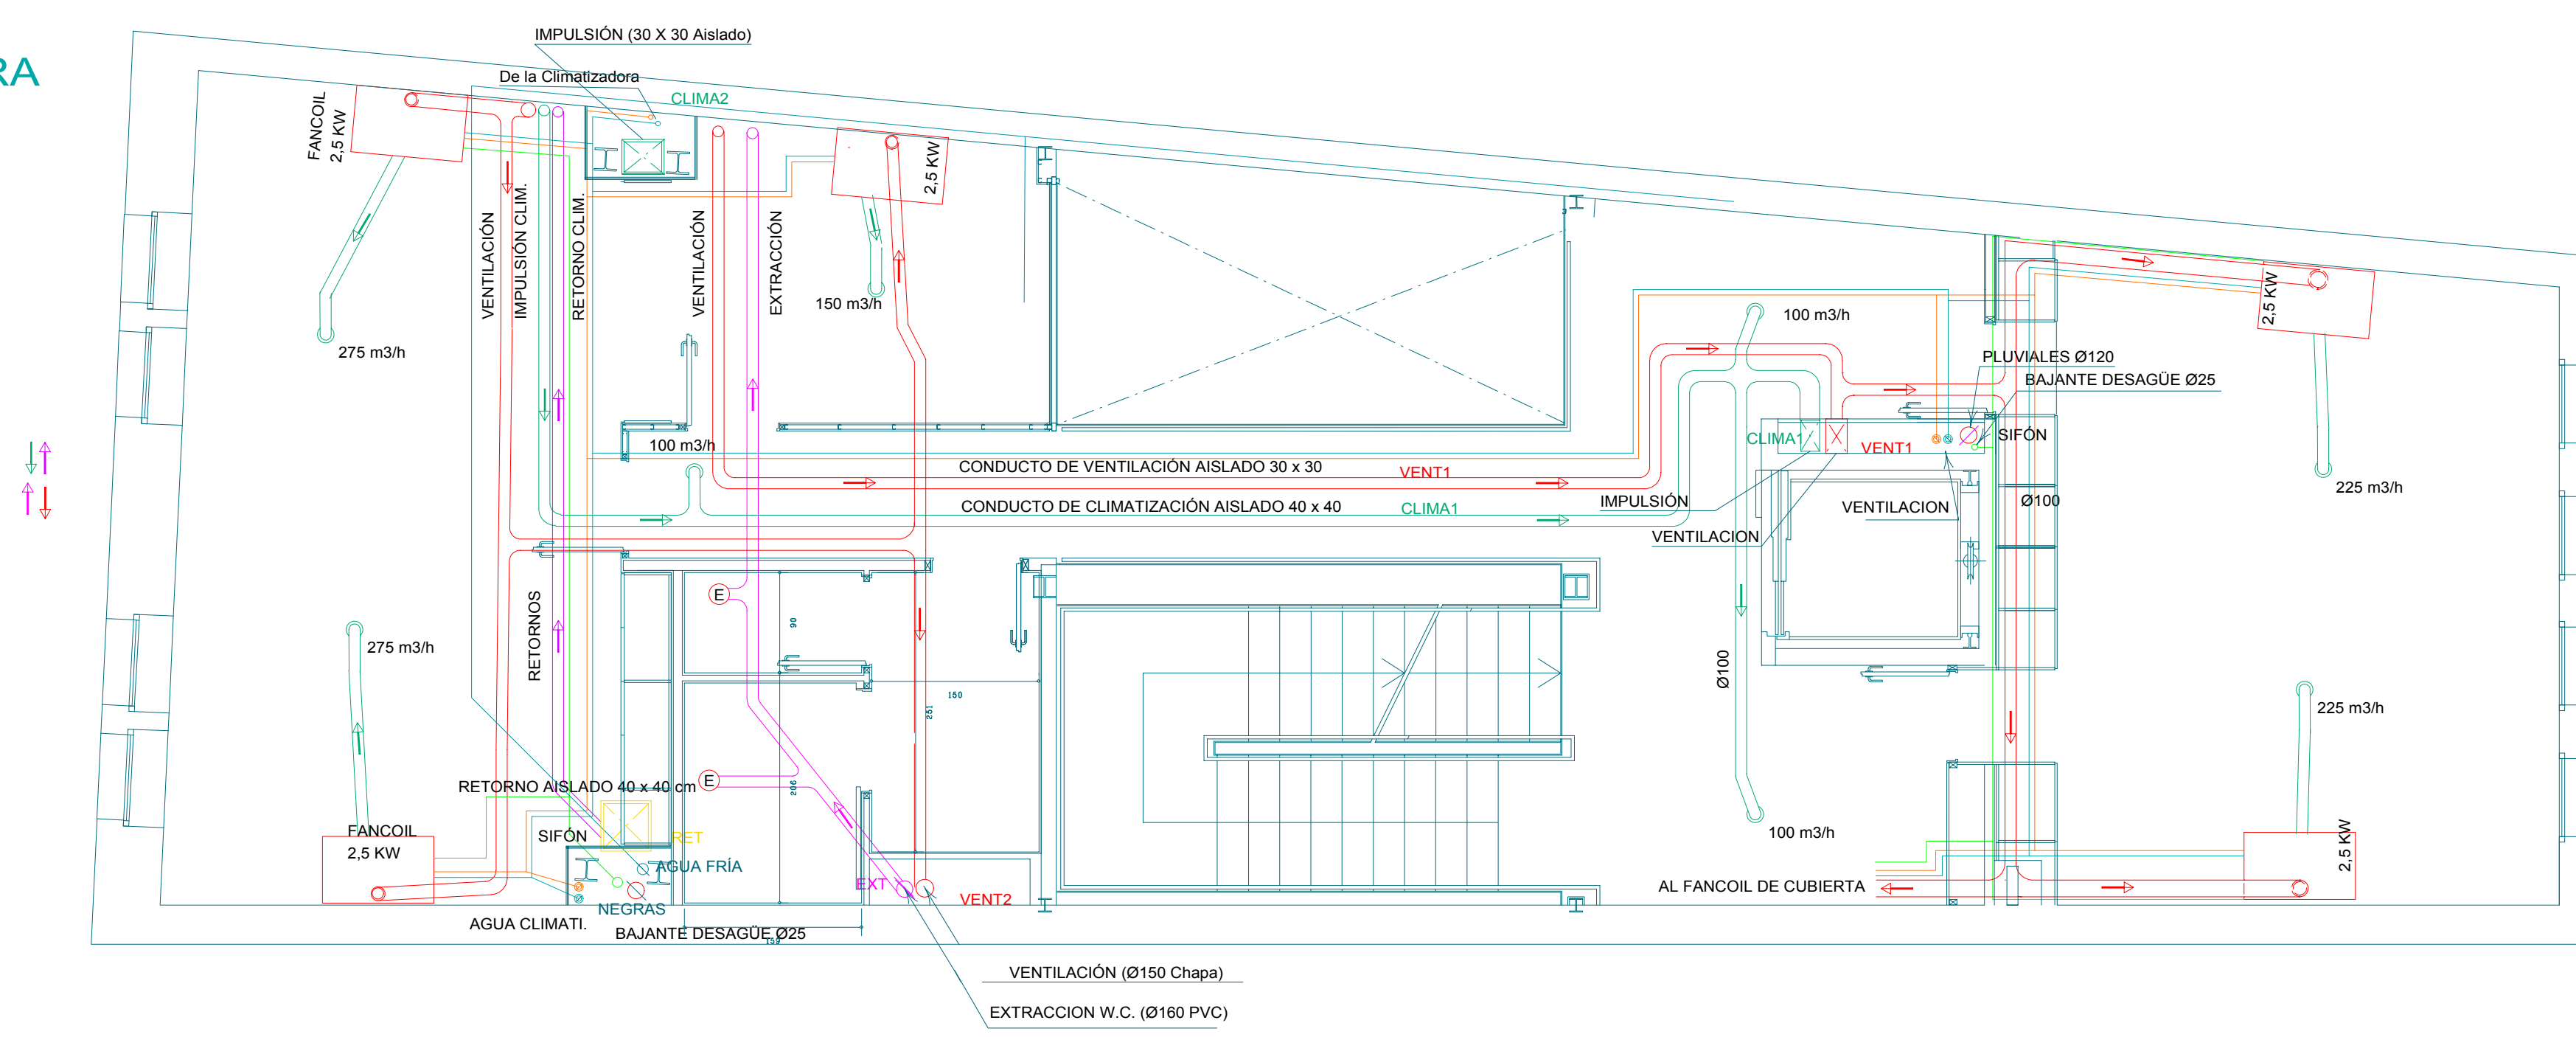

### PLANTA SEGUNDA

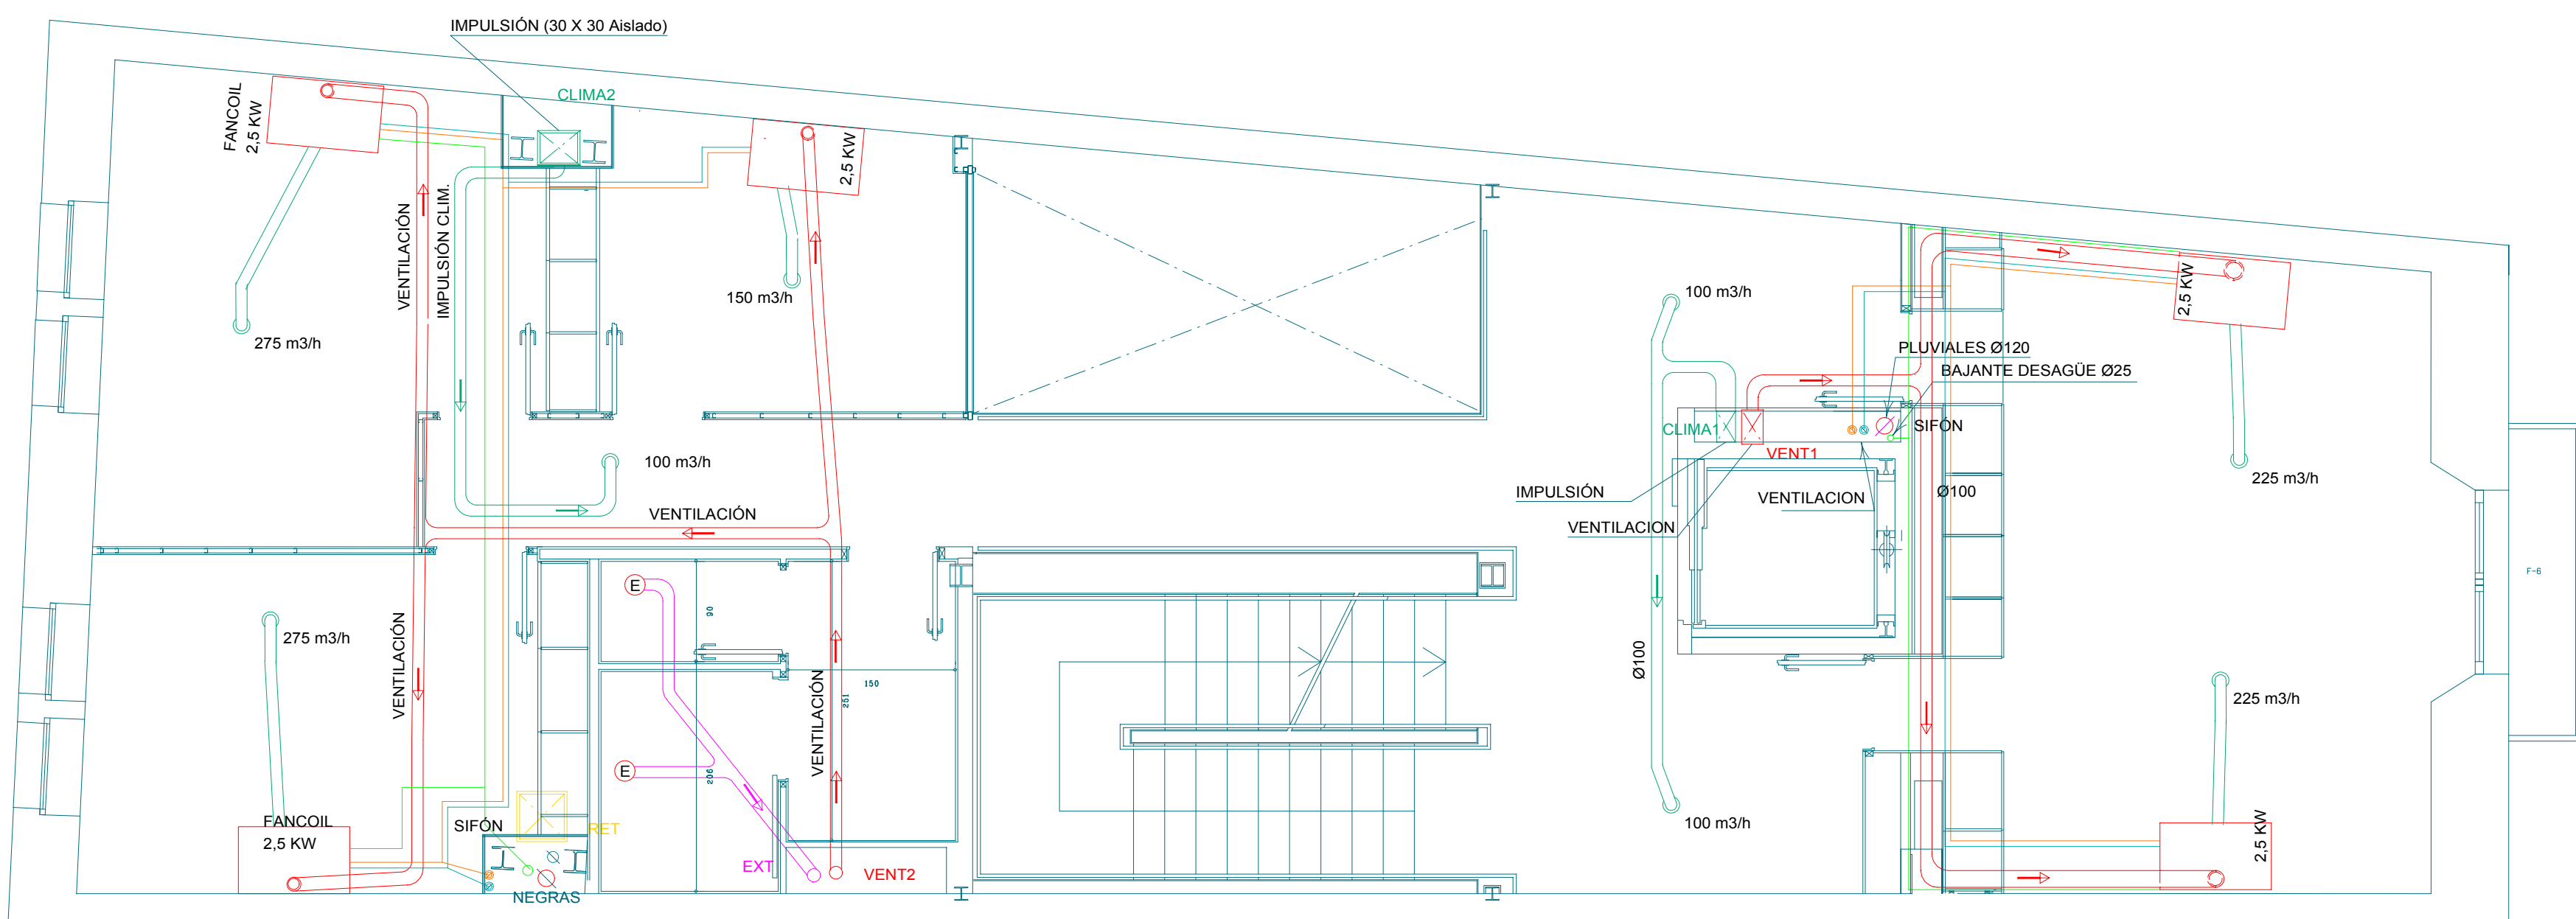

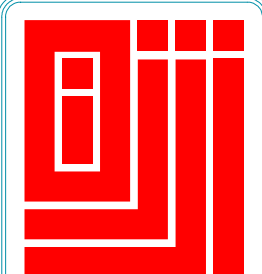

OFICINA INGENIERÍA  
JUAN JOSÉ IBÁÑEZ  
TORREBLANCA 2-8, 2ª C  
SANT Cugat DEL VALLES  
T.F. 93 590 7332  
FAX 93 590 7332  
www.jji-ingenieria.com  
jji@arrakis.es

PROYECTO: **ACTUALIZACIÓN DE INSTALACIONES DE CLIMATIZACIÓN EN EDIFICIO DE LA FONT**

SITUACIÓN: CALLE NOU DE LA RAMBLA Nº 45  
Barcelona (BARCELONA)

DESIGNACIÓN: **CLIMATIZACIÓN PLANTAS SEGUNDA, TERCERA Y CUBIERTA**

ESCALA: 1 : 50      FECHA: JULIO 2002      PLANO Nro. **2**

INGENIERO:      PROMOTOR: FOMENT DE CIUTAT VELLA S.A.      REF. 388C00