
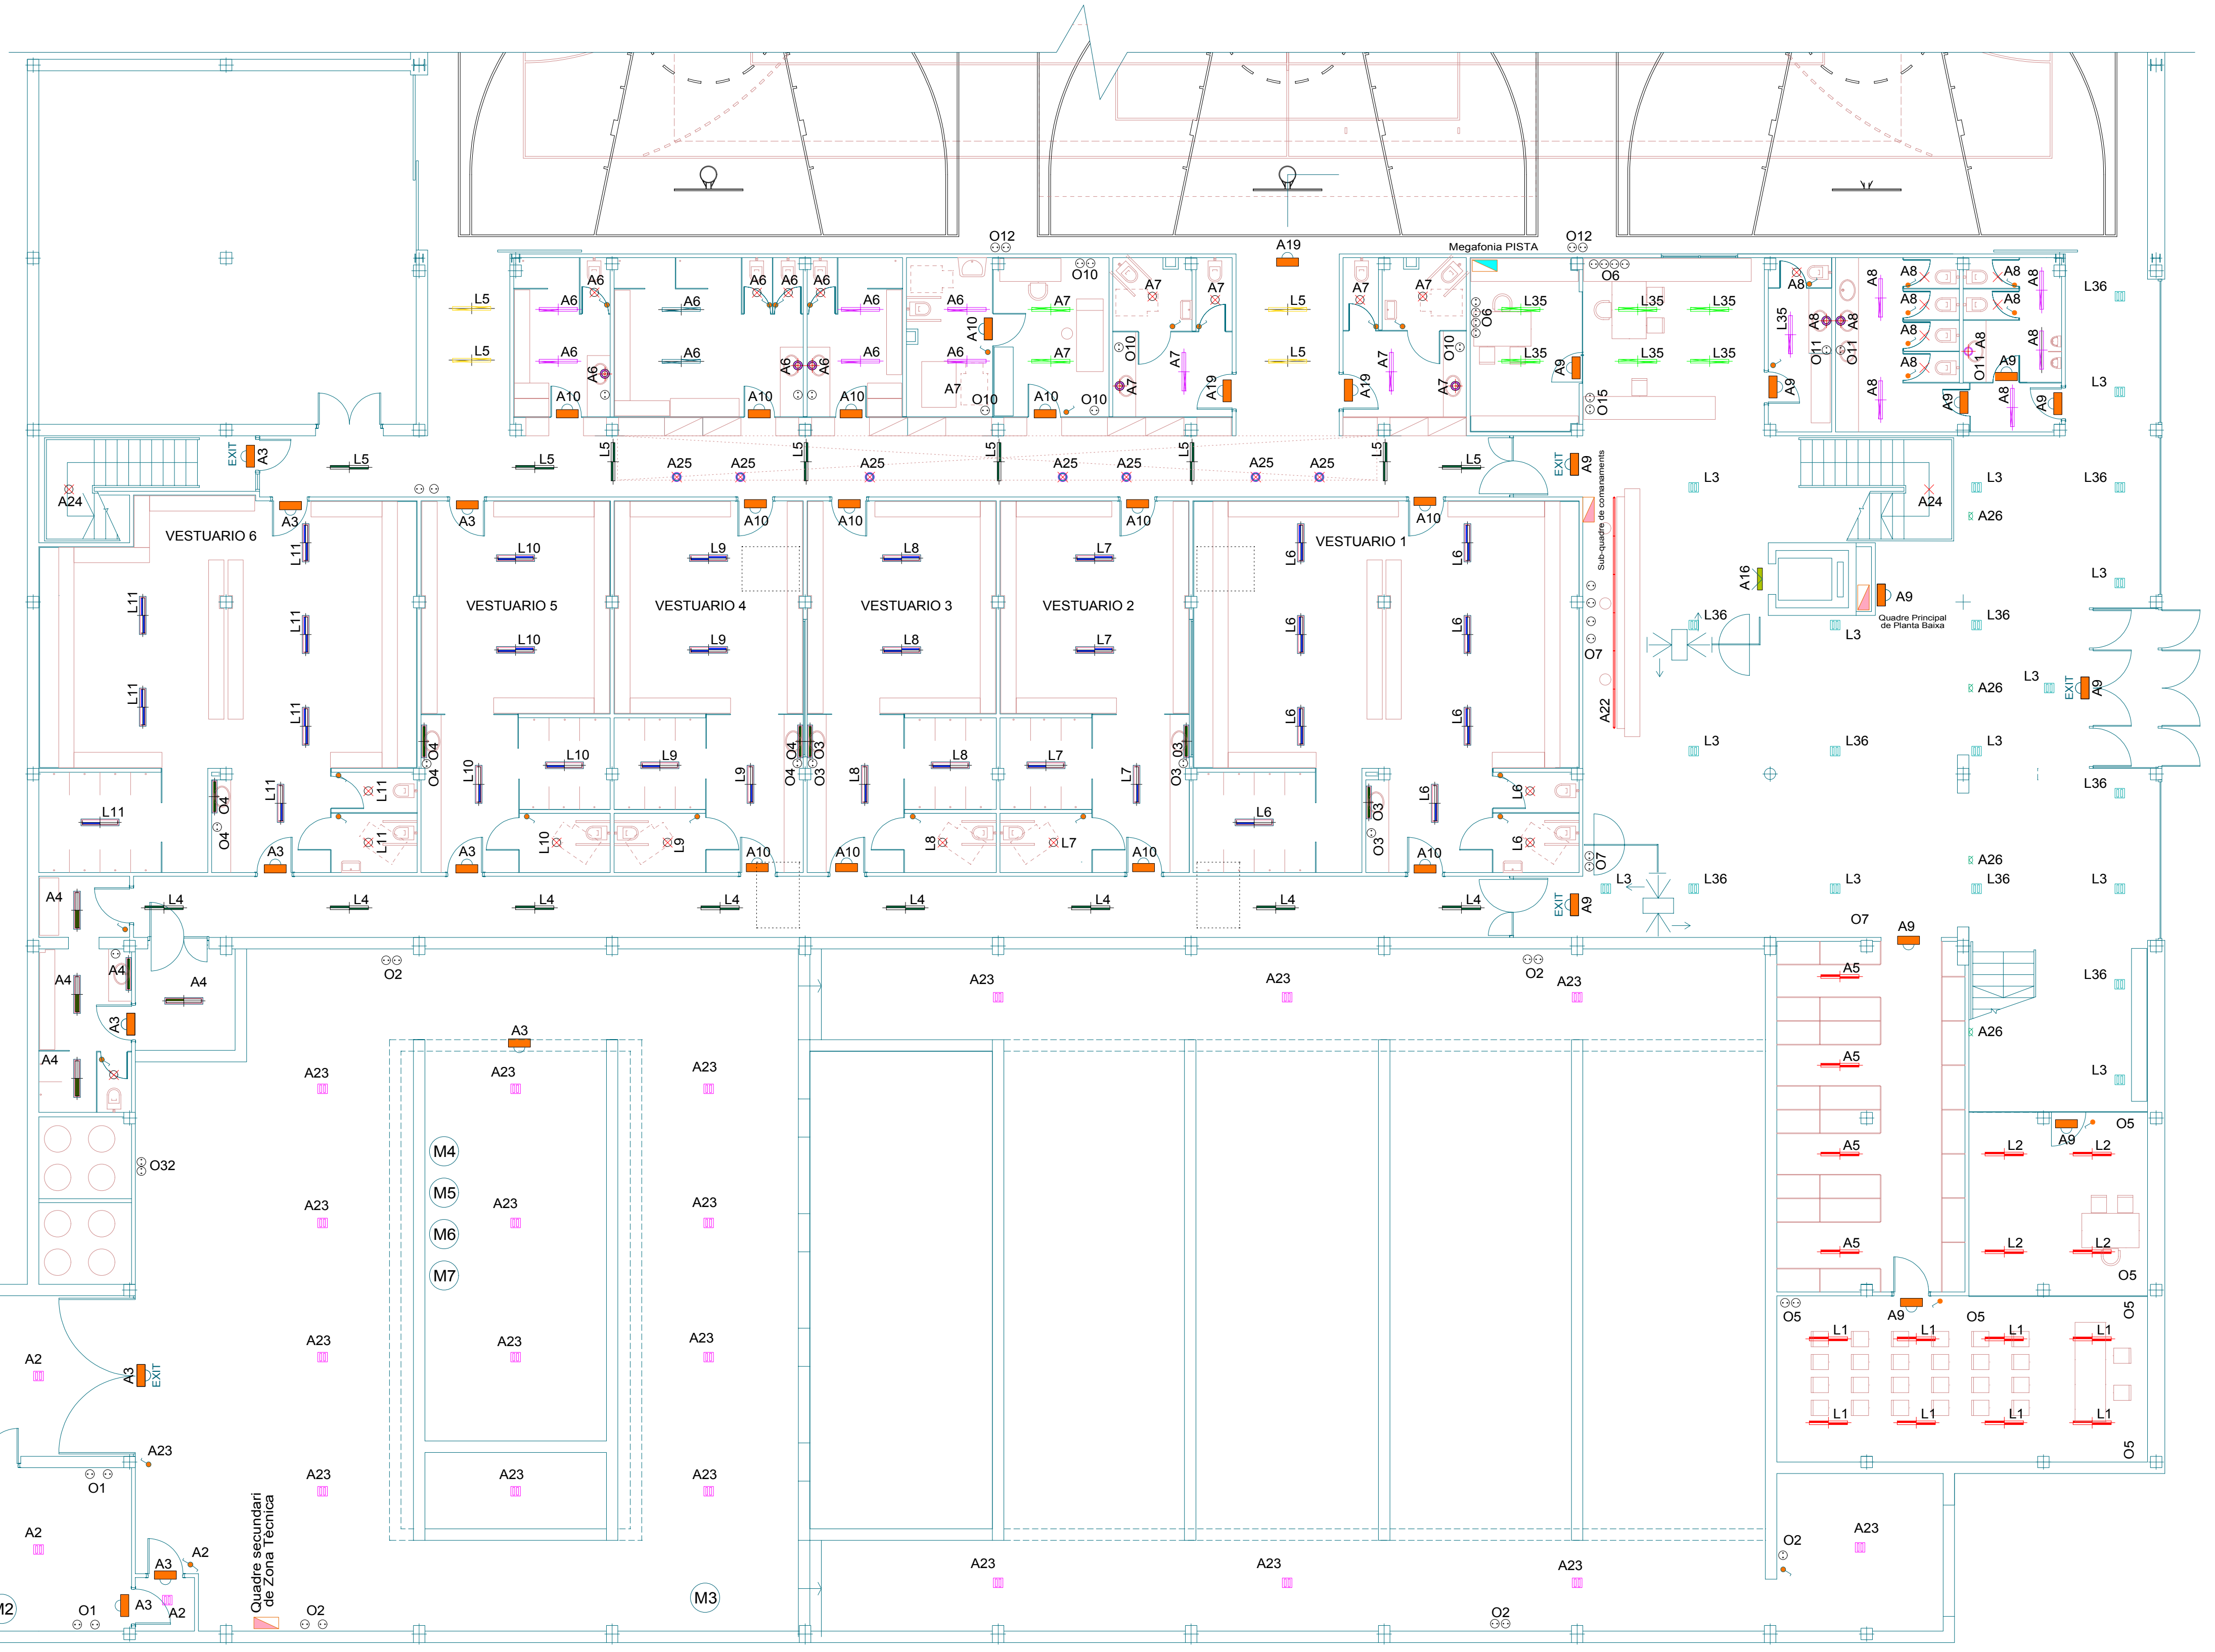


**EMPLAÇAMENT
1/1000**

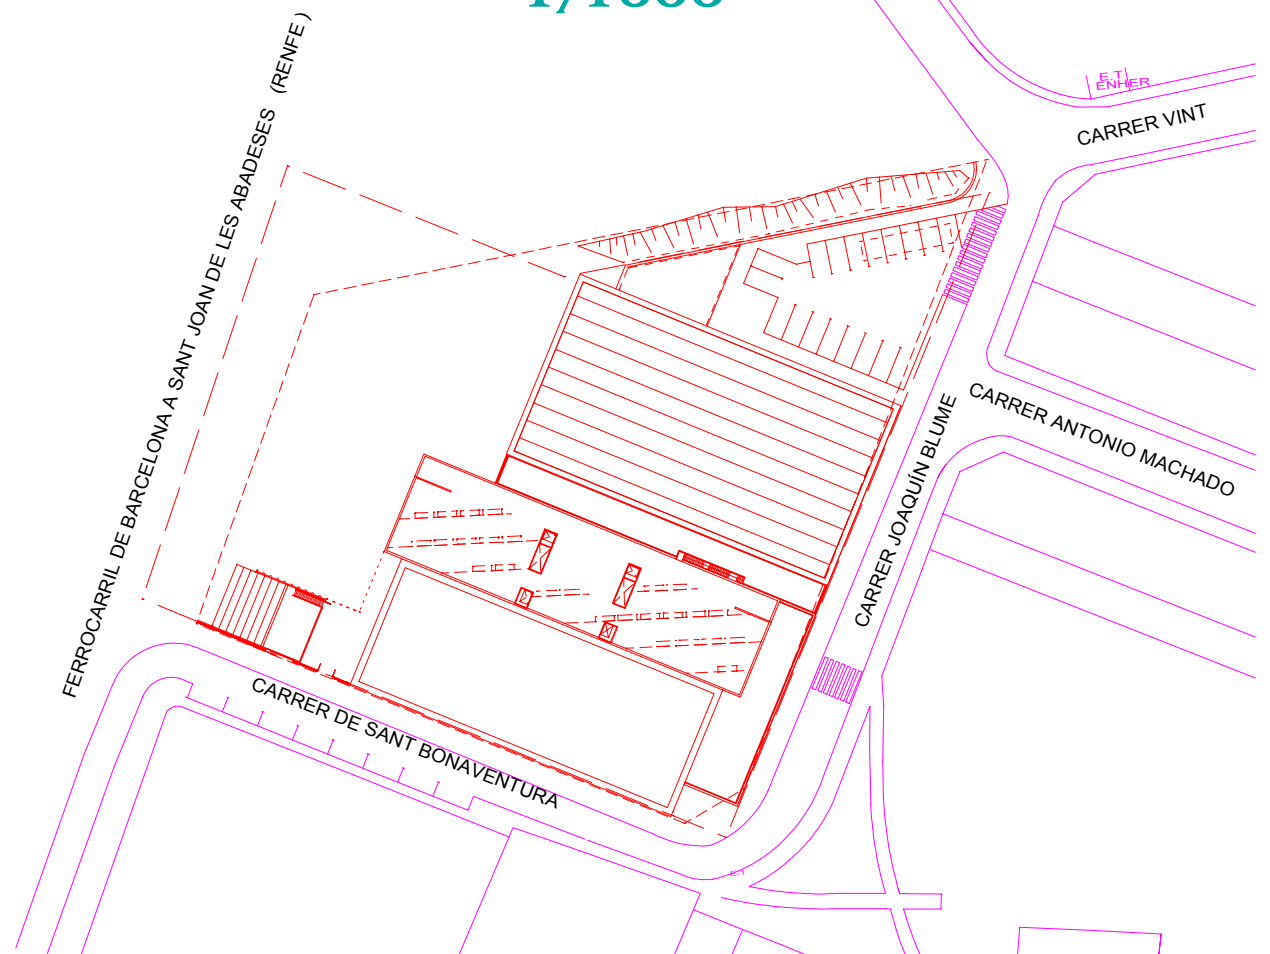

EN EXTERIOR:
O27 (Reserva)
O33 (Reserva)
M19 (Reserva)

LLEGGENDA

<p>4 AFLUQUES DE LLUM INDIRECTA, FABRICADA EN ALUMINI INJECTAT, AMB REFLECTOR D'ALUMINIPUR ANODITZAT, PER A LÀMPARA D'HALOGENURS METÀL·LICS HIT-250 W BEGA 2510</p> <p>21 LLUMINÀRIES PER A ADOSAR O SUSPENDRE, FABRICADA EN PERFLS D'AL·LUMINI EXTRUIT, AMB COMPONENT ÒPTIC D'AL·LUMINI ESPECULAR QUE PRODUÏX GRAN CONFORT VISUAL EN EL PLA DE TRE. INCORPORA EQUIP ELÈCTRIC PER A DOS LÀMPARES FLUORESCENTS COMPACTES TC-D DE 26 W. OD-6221 2X26 W (ESTANQUES)</p> <p>4 LLUMINÀRIES IDEM ANTERIOR PER TIRAS CONTINUES, INCORPORA EQUIP ELÈCTRIC PER DOS LÀMPARAS FLUORESCENTS DE 36 W. (RECEPCIÓ) OD-6341 2X36 W AF</p> <p>+2 LLUMINÀRIES IDEM ANTERIOR PER EL TRAM FINAL (OD-6331 2X36 W AF) (RECEPCIÓ)</p>	<p>16 LLUMINÀRIES DE SUPERFÍCIE, FABRICADA EN CHAPA DE ACER TERMOESMALTADA EN BLANC I COMPONENT ÒPTIC D'AL·LUMINI ESPECULAR QUE PRODUÏX UN GRAN CONFORT VISUAL EN EL PLA DE TREBALL. INCORPORA EQUIP ELÈCTRIC PER A DOS LÀMPARES FLUORESCENTS DE 36 W. OD-6821 2X36 W AF</p> <p>19 LLUMINÀRIES ESTANQUES IP-65 DE COS FABRICAT EN POLIESTER AMB FIBRA DE VIDRE AUTOEXTINGIBLE, AMB REFLECTOR DE CHAPA D'ACER PRECALAT I DIFUSOR DE METACRILAT, INCORPORA EQUIP ELÈCTRIC PER A DOS LÀMPARES FLUORESCENTS DE 36 W. OD-8511 2X36 W AF</p> <p>12 LLUMINÀRIES IDEM ANTERIOR OD-8551 2X36W AF (ESTANQUES)</p> <p>3 LLUMINÀRIES IDEM ANTERIOR OD-8551 1X18 W AF (ESTANQUES)</p>	<p>7 LLUMINÀRIES DE SOBREMIRALL, FORMADES PER REGLETA FLUORESCENT I REFLECTOR DE MATACRILAT OPAL. (ESTANQUES) OD-5500 1X18 W AF+OD-5016 18 W</p> <p>16 LLUMINÀRIES IDEM ANTERIOR AMB COMPONENT ÒPTIC COLOR BLANC OD-6823 2X36 W AF</p> <p>7 PROJECTORS AMB BASE A PARE FABRICADA AN AL·LUMINI INJECTAT I ACER INOXIDABLE, AMB VIDRE DE PROTECCIÓ I REFLECTOR D'AL·LUMINI PUR ANODITZAT. INCORPORA EQUIP ELÈCTRIC PER A LÀMPARA DE HALOGENURS METÀL·LICS HIT-DE DE 70 W. BEGA 8571</p> <p>VARIANT: 8 UD. PROJECTOR AMB BASE A PARE AMB CARCASA DE MATERIAL TERMOPLÀSTIC ESMALTAT. INCORPORA EQUIP ELÈCTRIC PER A DOS LÀMPARES FLUORESCENTS TC-D 26 W. STAFF 712191.</p> <p>8 LLUMINÀRIES IDEM ANTERIOR OD-6821 2X36 W AF</p>	<p>2 LLUMINÀRIES IDEM ANTERIOR OD-8551 2X36 W AF</p> <p>14 LLUMINÀRIES IDEM ANTERIOR 1X18 W AF OD-8551 1X18 W AF</p> <p>8 LLUMINÀRIES IDEM ANTERIOR SOBREMIRALL OD-5500 1X18 W AF+OD-5016 18W</p> <p>4 LLUMINÀRIES IDEM ANTERIOR OD-6823 2X36 W AF</p> <p>29 PROJECTORS DE SUPERFÍCIE, FABRICAT EN AL·LUMINI D'INJECCIÓ TERMOESMALTAT EN RAL 9006, AMB REFLECTOR EN AL·LUMINI MORTALÉ. INCORPORA EQUIP ELÈCTRIC PER A LÀMPARA DE HALOGENURS METÀL·LICS SILL 326 400 W (PISTES)</p> <p>23 PROJECTORS IDEM ANTERIOR OD-8551 2X36 W AF (ESTANCS)</p> <p>1 LÀMPARA FLUORESCENT DE 18 W</p>	<p>3 LLUMINÀRIES PER COL·LOCAR EN POSTE DE 5 METRES D'ALTURA, FABRICAT EN AL·LUMINI INJECTAT I ACER INOXIDABLE. INCORPORA EQUIP ELÈCTRIC PER A LÀMPARA DE VAPOR DE MERCURI DE 80/125 W. BEGA 9073</p> <p>+ 3 POSTES D'EMPOTRAR DE 5 METRES D'ALTURA, FABRICAT EN AL·LUMINI (ZONA APARCAMENT) BEGA 915</p> <p>4 PROJECTORS EXTERIORS EXTENSIVS, FABRICAT EN AL·LUMINI INJECTAT, AL·LUMINI I ACER INOXIDABLE. EQUIPAT ELÈCTRICAMENT PER A LÀMPARA DE VAPOR DE MERCURI DE 400W. BEGA 8590</p> <p>40 LLUMS D'EMERGÈNCIA</p> <p>60 ENDOLLS MONOFÀSICS</p> <p>25 INTERRUPTORS</p> <p>2 INTERRUPTORS CONMUTADORS</p> <p>26 PUNTS DE LLUM INCANDESCENT (GENÈRIC)</p> <p>QUADRE DE COMANDAMENT I PROTECCIÓ</p>
--	--	---	--	---



PROYECTO: **INSTALACIONES PAR COMPLEJO DEPORTIVO MUNICIPAL**

SITUACIÓN: LA LLAGOSTA (BARCELONA)

DESIGNACIÓN: **EMPLAZAMIENTO Y ELECTRICIDAD PLANTA BAJA**

ESCALA: 1 : 100

FECHA: MARZO 2002

PLANO Nro.

INGENIERO:

PROMOTOR: AJUNTAMENT DE LA LLAGOSTA

REF.